

 





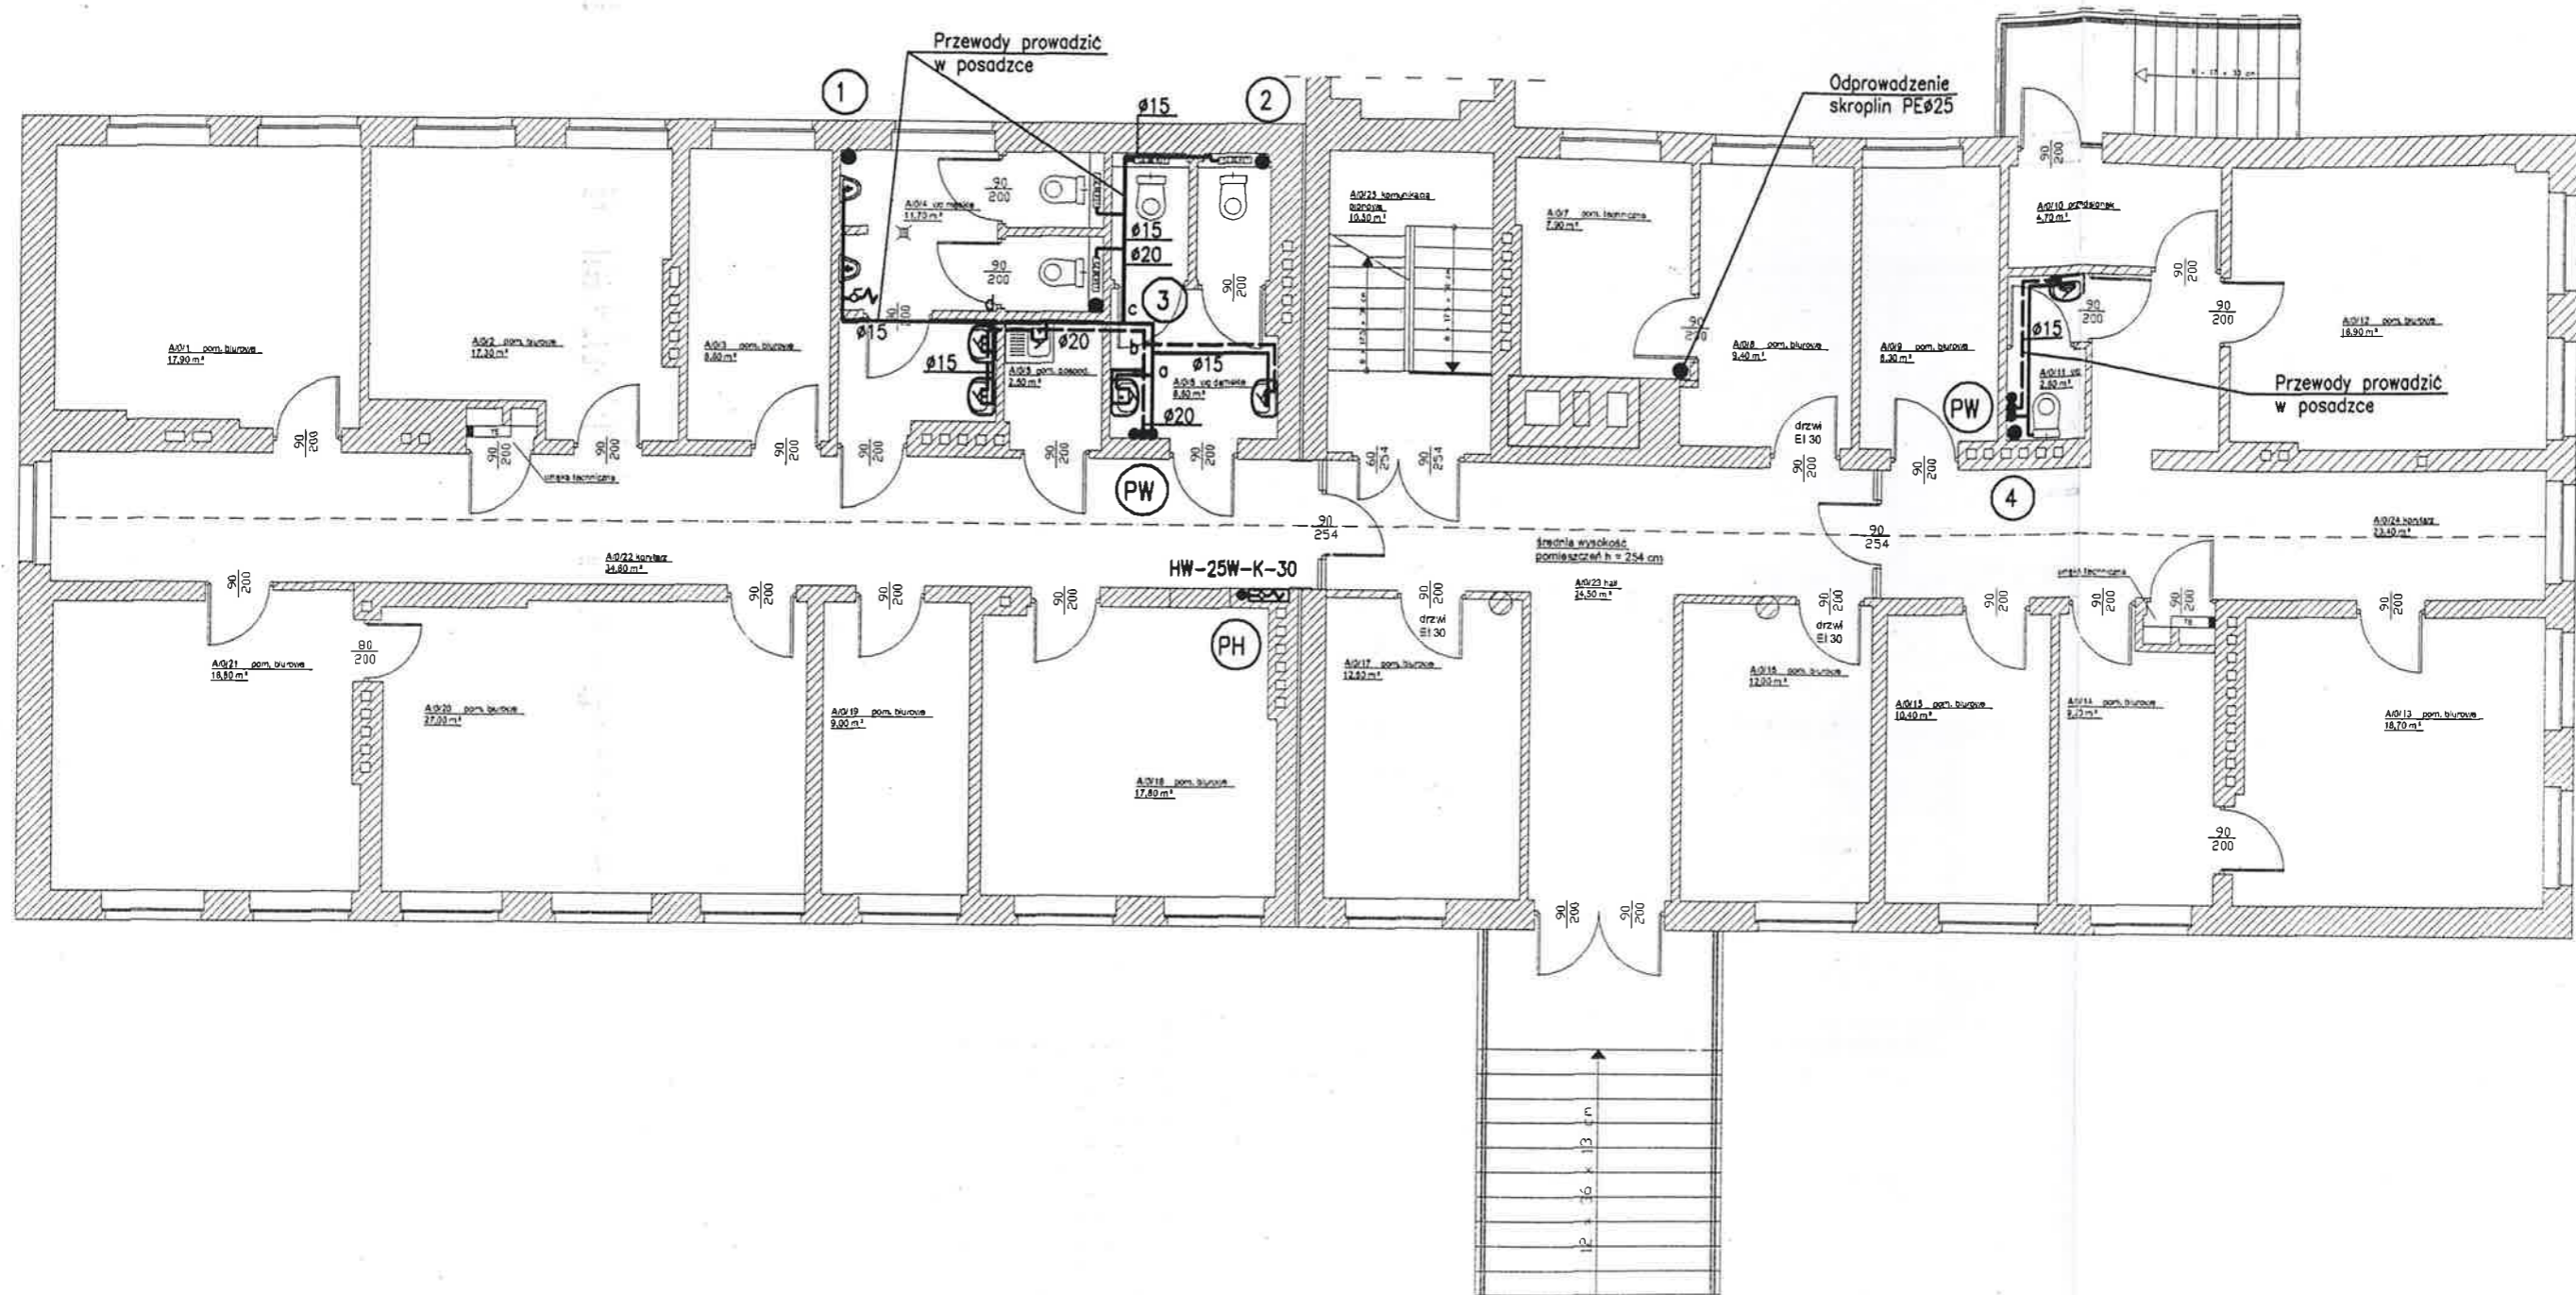


OZNACZENIA


-  Proj. instalacja wody zimnej
-  Proj. instalacja wody ciepłej
-  Proj. instalacja cyrkulacji
-  Proj. kanalizacja sanitarna
-  Proj. instalacja p.poż.
-  Istn. kanalizacja sanitarna

-  Pion kanalizacyjny
-  Pion wodny
-  Pion hydrantowy

Nazwa	PROJEKT MODERNIZACJI I ADAPTACJI ISTNIEJĄCEGO BUDYNKU ADMINISTRACYJNO - BIUROWEGO PROJEKT INSTALACJI WOD-KAN I HYDRANTOWEJ		
Obiekt	Budynek Biurowy - "Rybnicki Inkubator Technologiczny" ul. Jankowicka 23/25, 44-200 Rybnik		
Inwestor	Górnośląska Agencja Przekształceń Przedsiębiorstw S.A. ul. Astrów 10, 40-045 Katowice		
Branża	Instalacyjna		
Temat rysunku	RZUT PIWNIC - SEGMENT "A"		
Projektant	Inż. L. Łukaszek	nr upr. 519/79	podp. 
Sprawdzający	mgr Inż. K. Lachowicz	nr upr. SLK/0476/POOS/04	podp. 
Firma Projektowa "mado-1" ul. Powstańców Śląskich 1, 44-200 Rybnik tel./fax 032 423 88 77 mado1@poczta.onet.pl		skala 1:100	nr rysunku 2
		data 04.2006	




Nazwa	PROJEKT MODERNIZACJI I ADAPTACJI ISTNIEJĄCEGO BUDYNKU ADMINISTRACYJNO - BIUROWEGO PROJEKT INSTALACJI WOD-KAN I HYDRANTOWEJ		
Opis	Budynek Biurowy - "Rybnicki Inkubator Technologiczny" ul. Jankowicka 23/25, 44-200 Rybnik		
Investor	Górnośląska Agencja Przekształceń Przedsiębiorstw S.A. ul. Astrów 10, 40-045 Katowice		
Branża	Instalacyjna		
Temat rysunku	RZUT PARTERU - SEGMENT "A"		
Projektant	Inż. Ł. Łukoszek	nr. upr.	519/79
Sprawdzający	mgr inż. K. Lachowicz	nr. upr.	SLK/0478/POOS/04
Firma Projektowa "mado-1"		skala	1:100
ul. Powstańców Śląskich 1, 44-200 Rybnik		data	04.2006
tel./fax 032 423 88 77		3	
mado1@poczta.onet.pl			

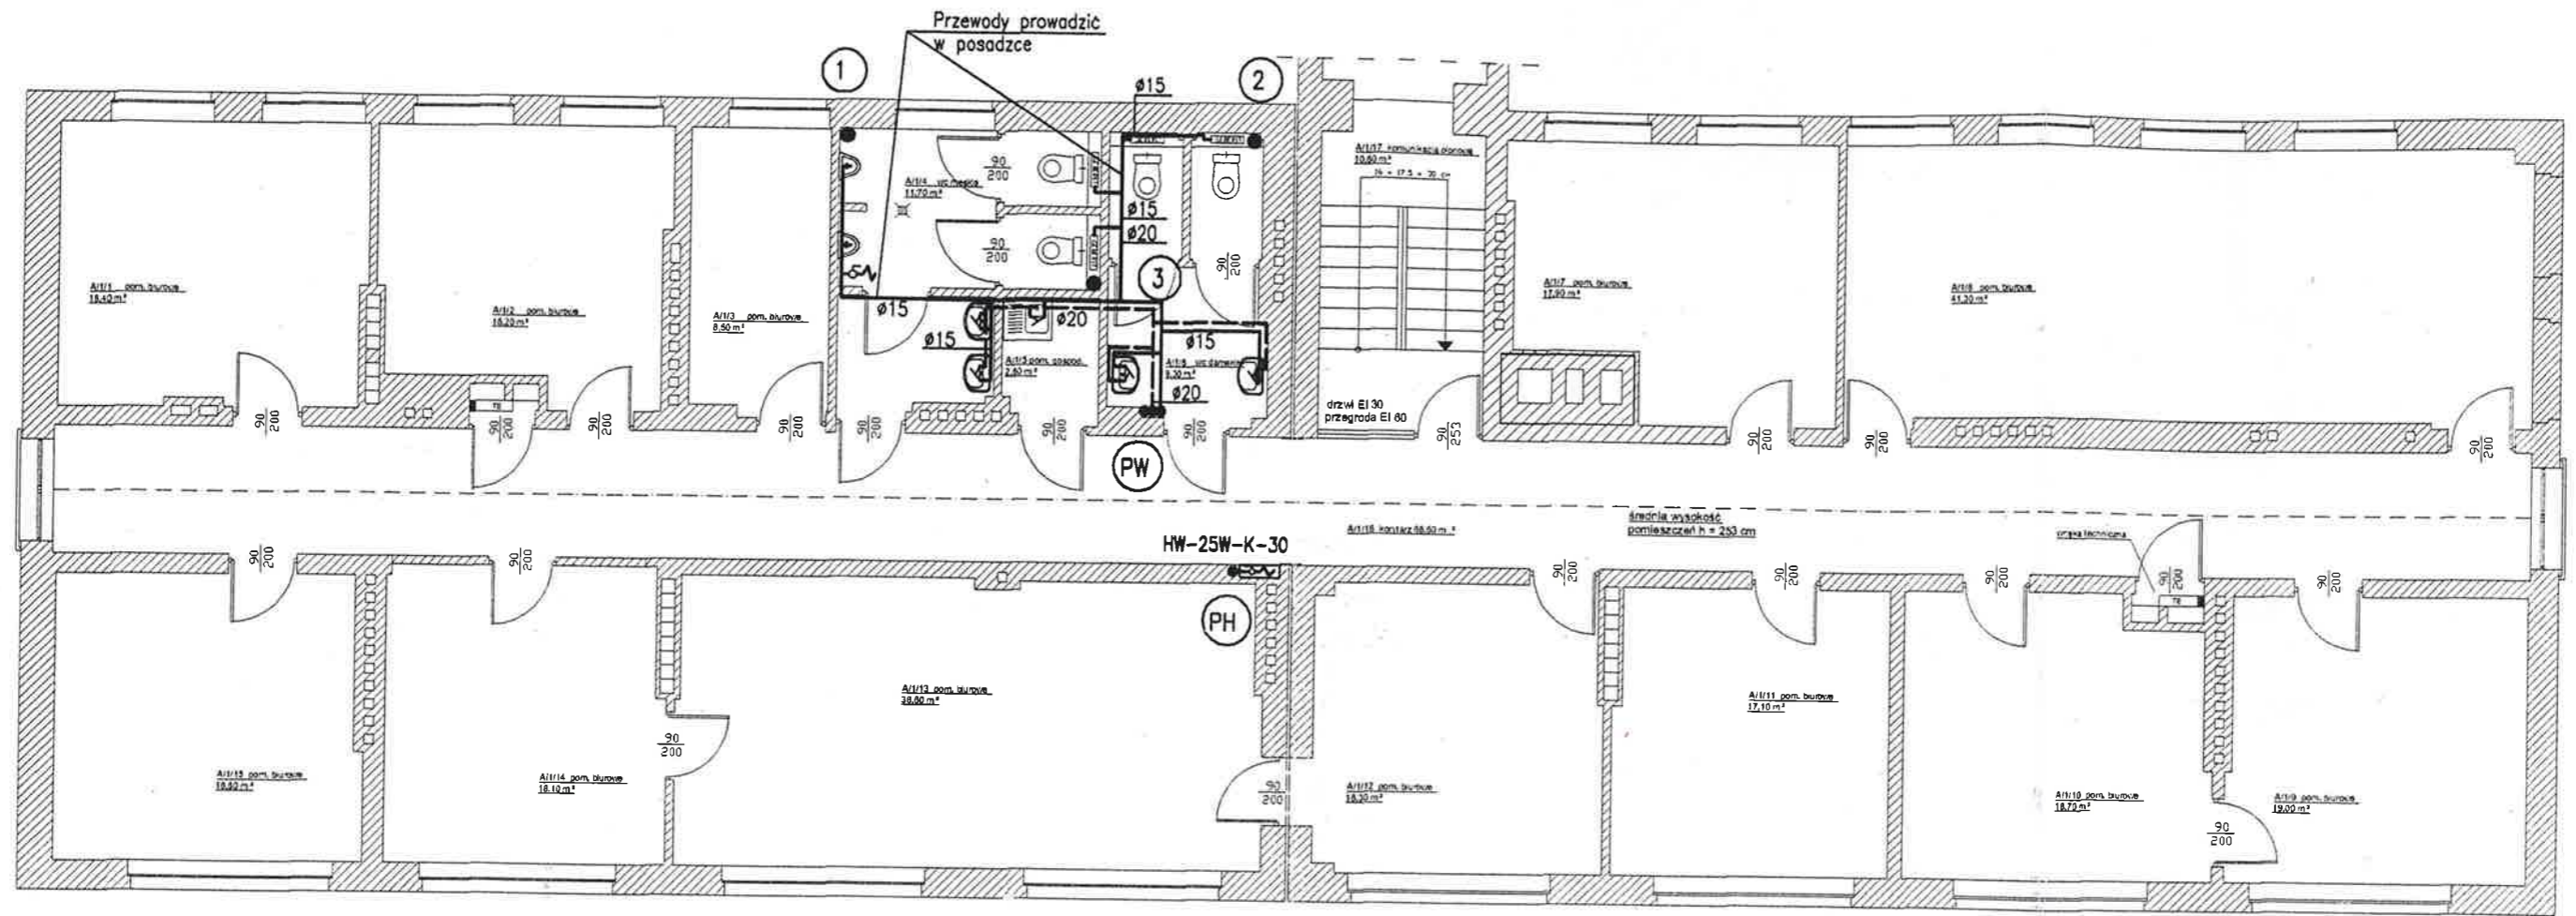


Nazwa	<b>PROJEKT MODERNIZACJI I ADAPTACJI ISTNIEJĄCEGO BUDYNKU ADMINISTRACYJNO - BIUROWEGO PROJEKT INSTALACJI WOD-KAN I HYDRANTOWEJ</b>		
Obiekt	Budynek Biurowy - "Rybnicki Inkubator Technologiczny" ul. Jankowicka 23/25, 44-200 Rybnik		
Inwestor	Górnośląska Agencja Przekształceń Przedsiębiorstw S.A. ul. Astrów 10, 40-045 Katowice		
Bransz	Instalacyjna		
Temat rysunku	RZUT I PIĘTRA - SEGMENT "A"		
Projektant	Inż. Ł. Łukoszek	nr upr. 519/79	podpis <i>[Signature]</i>
Sprawdzający	mgr Inż. K. Lachowicz	nr upr. SLK/0478/POOS/04	podpis <i>[Signature]</i>
Firma Projektowa "mado-1" ul. Powstańców Śląskich 1, 44-200 Rybnik tel./fax 032 423 88 77 mado1@poczta.onet.pl		skala 1:100	nr rysunku 4
		do 04.2006	



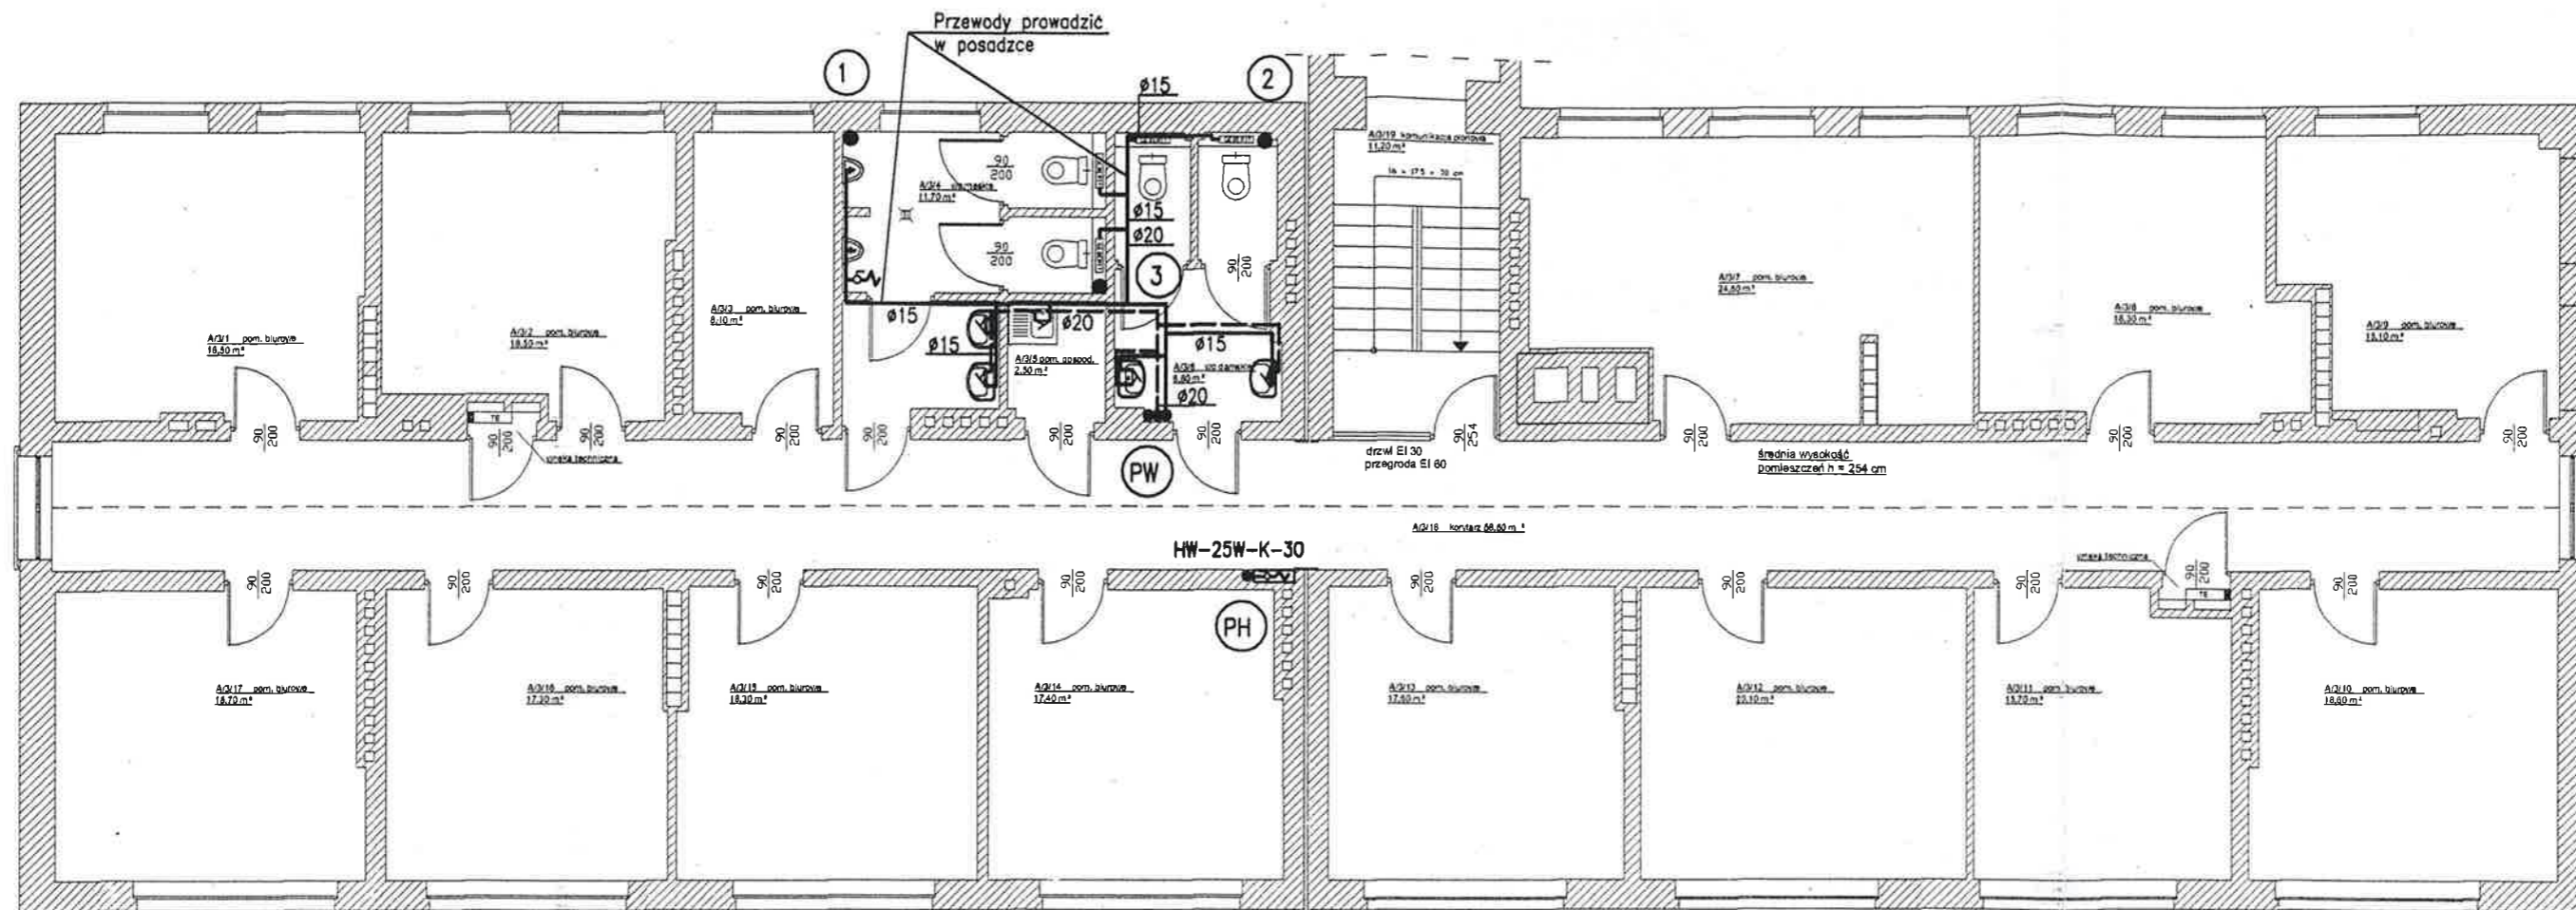

Nazwa	PROJEKT MODERNIZACJI I ADAPTACJI ISTNIEJĄCEGO BUDYNKU ADMINISTRACYJNO - BIUROWEGO PROJEKT INSTALACJI WOD-KAN I HYDRANTOWEJ		
Dojekt	Budynek Biurowy - "Rybnicki Inkubator Technologiczny" ul. Jankowicka 23/25, 44-200 Rybnik		
Inwestor	Górnośląska Agencja Przekształceń Przedsiębiorstw S.A. ul. Astrów 10, 40-045 Katowice		
Branża	Instalacyjna		
Temat rysunku	RZUT III PIĘTRA - SEGMENT "A"		
Projektant	Inż. Ł. Łukaszek	nr upr. 519/79	podpis <i>ŁŁ</i>
Sprawdzający	mgr Inż. K. Lachowicz	nr upr. SLK/0478/POOS/04	podpis <i>KL</i>
Firma Projektowa "mado-1" ul. Powstańców Śląskich 1, 44-200 Rybnik tel./fax 032 423 88 77 mado1@poczta.onet.pl		skala 1:100	nr rysunku 6
		data 04.2006	

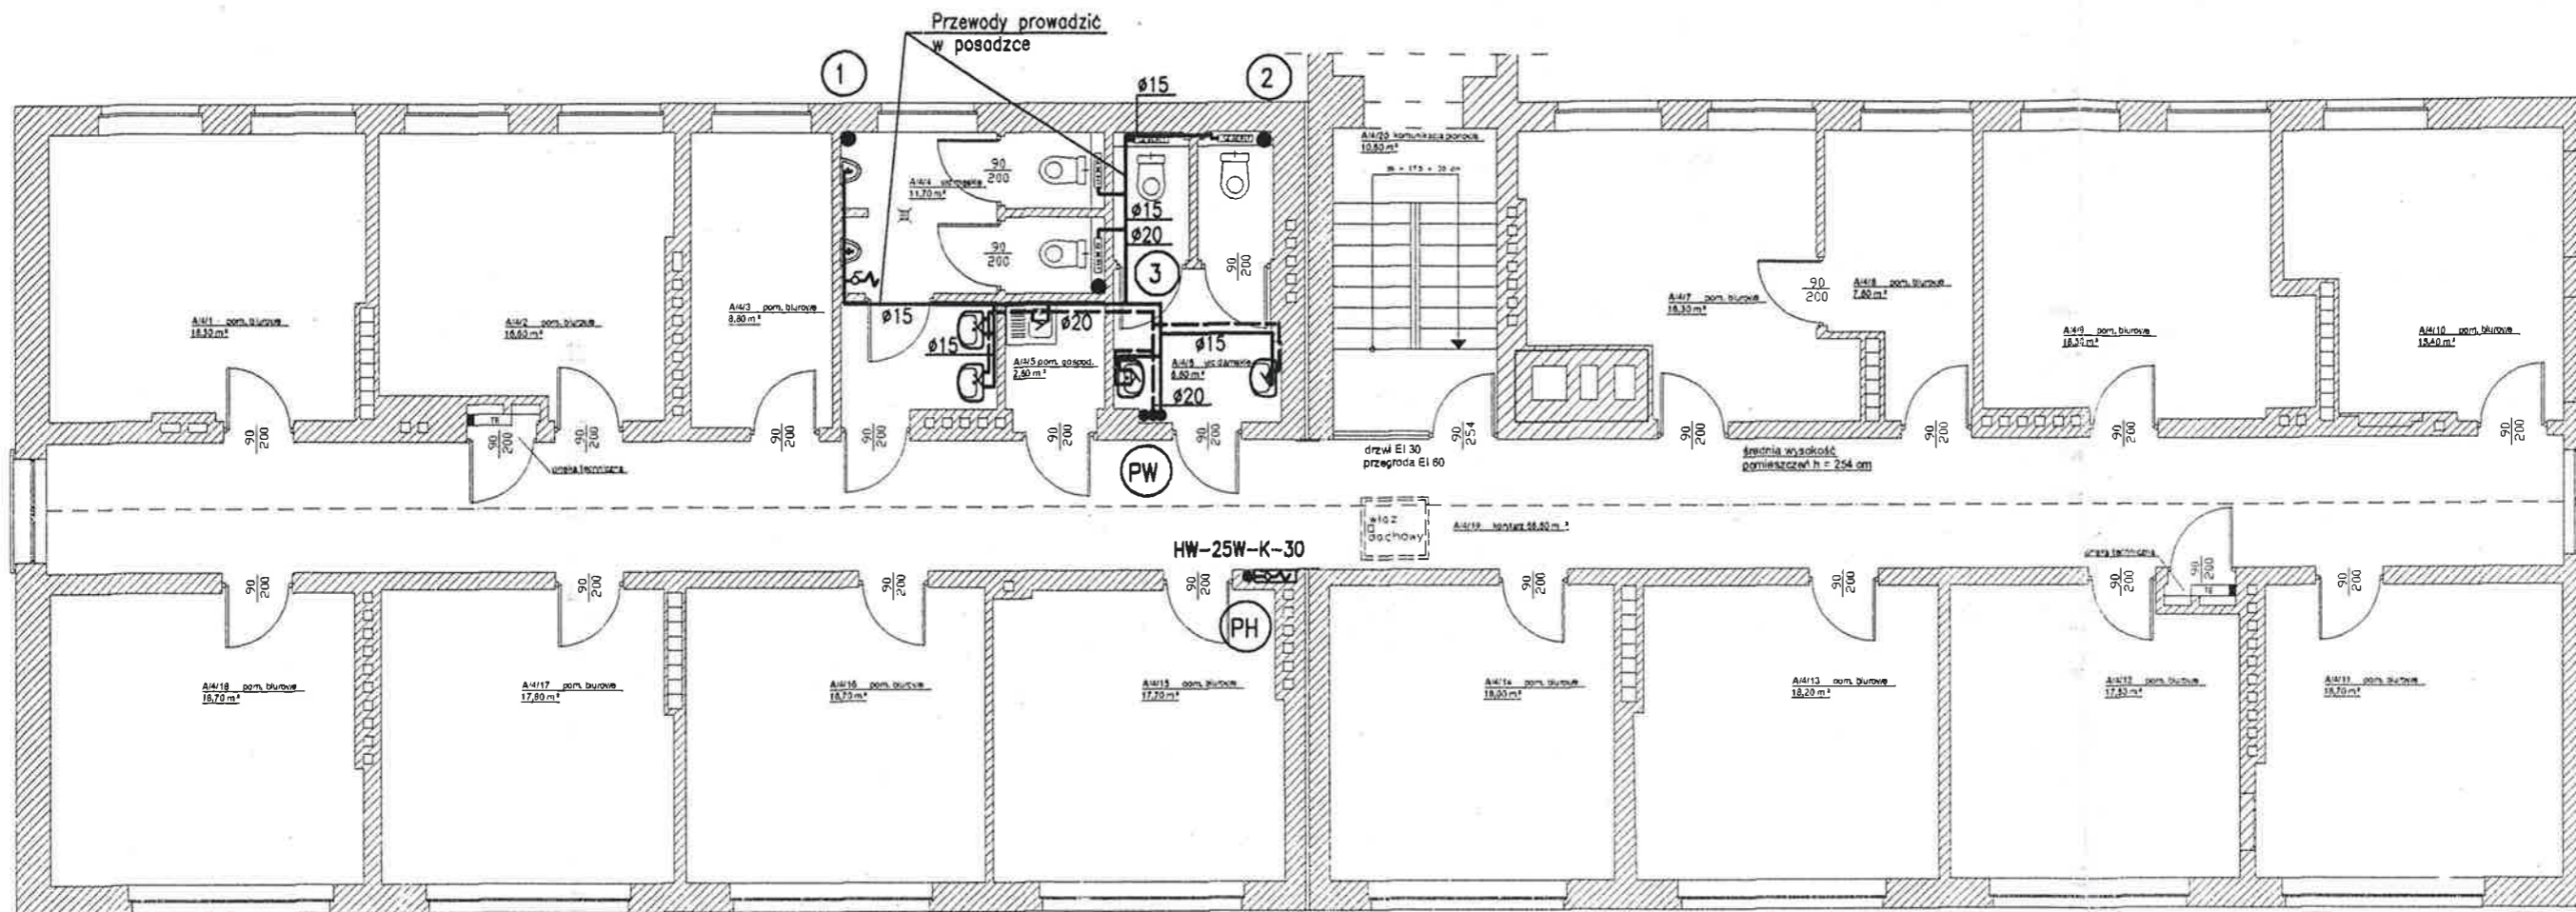

Nazwa	<b>PROJEKT MODERNIZACJI I ADAPTACJI ISTNIEJĄCEGO BUDYNKU ADMINISTRACYJNO - BIUROWEGO PROJEKT INSTALACJI WOD-KAN I HYDRANTOWEJ</b>		
Obiekt	Budynek Biurowy - "Rybnicki Inkubator Technologiczny" ul. Jankowicka 23/25, 44-200 Rybnik		
Inwestor	Górnośląska Agencja Przekształceń Przedsiębiorstw S.A. ul. Astrów 10, 40-045 Katowice		
Branża	Instalacyjna		
Temat rysunku	RZUT IV PIĘTRA - SEGMENT "A"		
Projektant	Inż. Ł. Łukaszek	nr upr. 519/79	podpis 
Sprawozdający	mgr Inż. K. Łachowicz	nr upr. SLK/0476/POOS/04	podpis 
Firma Projektowa "mado-1" ul. Powstańców Śląskich 1, 44-200 Rybnik tel./fax 032 423 88 77 mado1@poczta.onet.pl		skala 1:100	nr rysunku 7
		data 04.2006	

